


LEGENDA	
Symbol	Nazwa
	Steco®Rasterleuchte M, linear fluorescent luminaire-ceiling mounted 1x116 (Philips) 55 W
	Compact DL-, downlight+ceiling recessed 2x116-BEL (OSRAM) 18 W
	Monsun®, damp-proof luminaire-ceiling pendant 1x116 (OSRAM) 28 W
	STORBEACT®A2 MINI, floodlight 1x116-TEL (OSRAM) 42 W
	Compact DL-, downlight+ceiling recessed 1x116-TEL (Osilgon) (OSRAM) 26 W
	łącznik, jedno/dwu biegunowy, schodowy z podświetleniem, czujnik ruchu elektryczny
	Przełącznik elektryczny
	Główny wyłącznik prądu
	Gniazdo wtykowe 2x16A/Z, 230V, IP20
	Zestaw rozrzązowy 2x16/Z 230V / 1x16/Z 400V IP 65
	Gniazdo wtykowe 2x16A/Z, 230V, IP44
	Główna szyna uziemiająca
	podłączenie miejscowe wyłomawcze DY20 1x2x5
	Koryta kablowe perforowane dwudzielne instalacje elektryczne i dedykowane (400/300/200/100/50x48 mm)
	Cyfrowa czujka ruchu AUDA PLUS, prod. SATEL
	Konpolator LDB IN-KS5 prod.SATEL
	Sygnalizator akustyczny SP-4001 prod. SATEL
	Centra instalacji SSYN, zasilacz wyłomawczy integracja 24, 4x510E2, Przylacze ściemne AV i HDM, VGA, chinch - Audio, RGB, USB
	Projektor HD, Projektor multimedialny Benq MX660P
	Systemy instalacyjne bezprzewodowe
	Głośniki ścienne 35W
	Szafka Rack 19" 6U z listwą zasilającą, wzmacniacz 1-kanalowy typu Rack, np. VSH-42/75, prod. elektronika-tegginovo

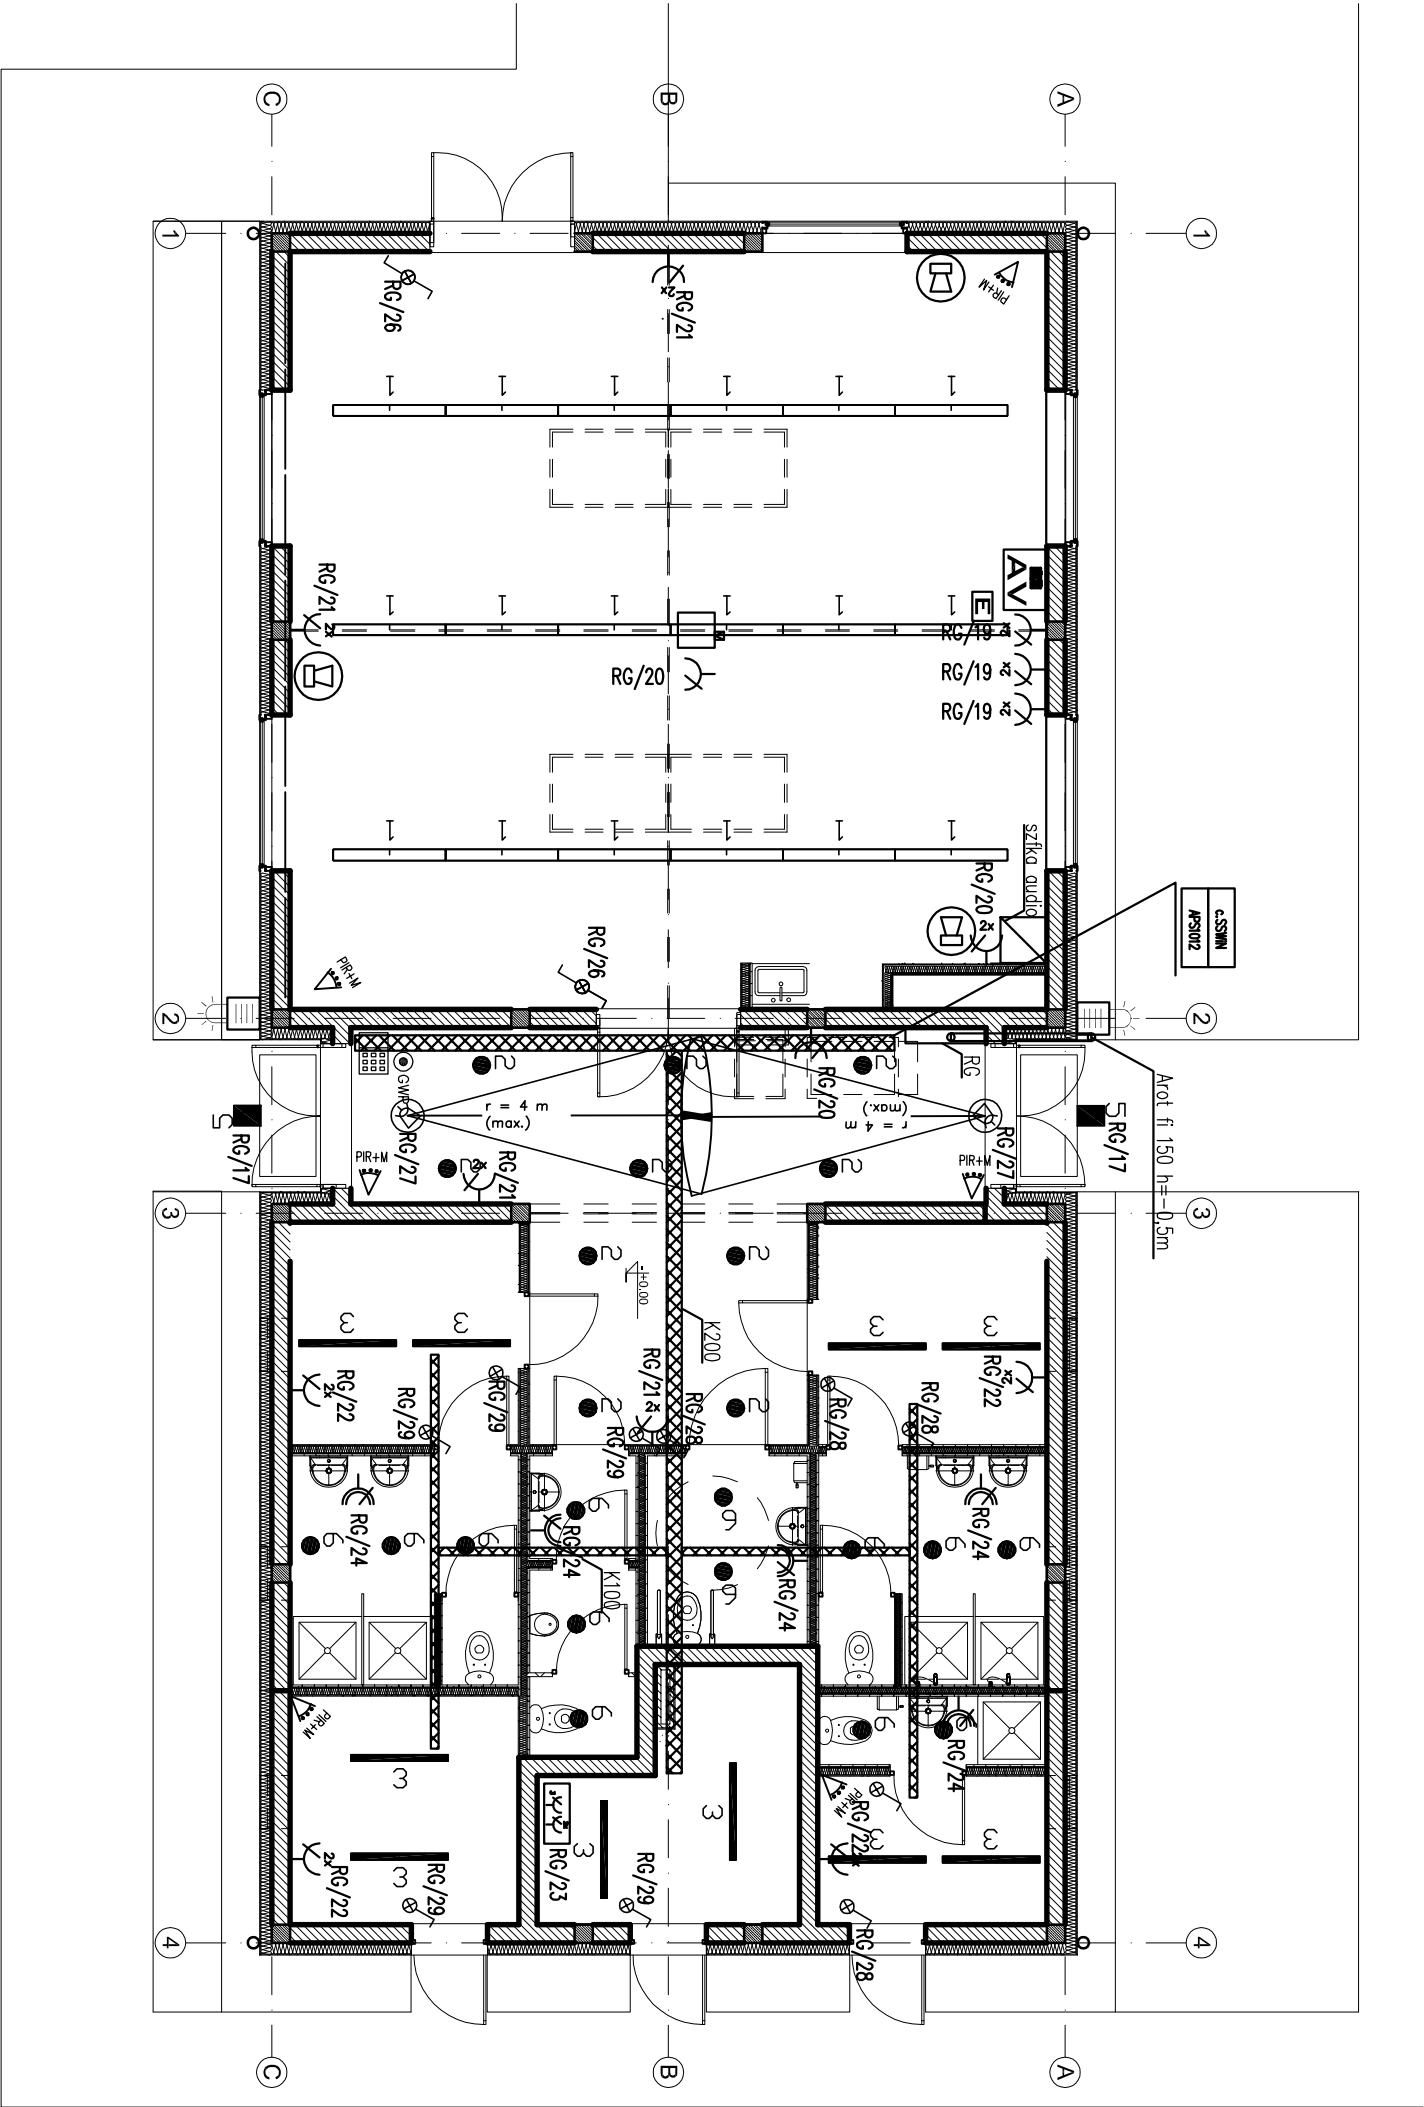

±0,00=138,00m n.p.m.

Ozn. zmiany	w trakcie opracowania / In progress	PKI PREDOM	Podpis	Data
INWESTOR				
CLIENT				

Gmina Puszice

Adres Puszice, Ulica Rynek 1

	PRZEDSIĘBIORSTWO KONSULTINGOWO-INŻYNIERSKIE
	PREDOM sp. z o.o.
Wybrzeże 1, Sopotulskiego 12-14, 50-411 WROCŁAW, tel:071/ 347-10-01, e-mail: pki@predom.pl	

PRACOWNIA PROJEKTOWA
ARCHITEKTON

ul. Mickiewicza 2
wrocław@architekton.biz
tel. fax:71387-04-94
tel. kom:607-05-60-35

OBIEKT BUDOWA BOISK SPORTOWYCH Z ZAPLECZEM Project SANITARNO - SZATNIOWYMI W RAMACH PROGRAMU "MOJE BOJSKO ORLIK 2012"	Zakład	0000
	Client ref.	

STADIUM PROJ. WYKONAWCZY

NAZWA RYSUNKU	Phase
Instalacje elektryczne	

FUNKCJA	IMI I NAZWISKO	NR UPR.	PODPIS
Position	Full Name	Licence	Electrical
DESIGNER	mgr inż. arch. Wojciech Hercut	15/03/DOJA	Signature
PROJEKTANT	inż. Henryk Nowowiejski	101/75/Wm	
Decisioe	mgr inż. Jarosław Pelwecki	-	
OPRACOWAL	mgr inż. Damian Dobosz	-	
OPRACOWAL	inż. Lukasz Bugaj	-	
SPRAWDZIŁ	inż. Józef Reibzant	162/67	
Checked			
FORMAT	A2	NR RYSUNKU	12-14-WE-03
Format		Drawing number	
SKALA	1:100	Niniejszy rysunek stanowi własność PKI PREDOM Sp z o.o. Kopiowanie i wykorzystywanie całości lub fragmentów opracowania zabronione (Ustawa o prawie autorskim i prawach pokrewnych Dz.U. nr 24 z 1994 r.)	
Scale			