

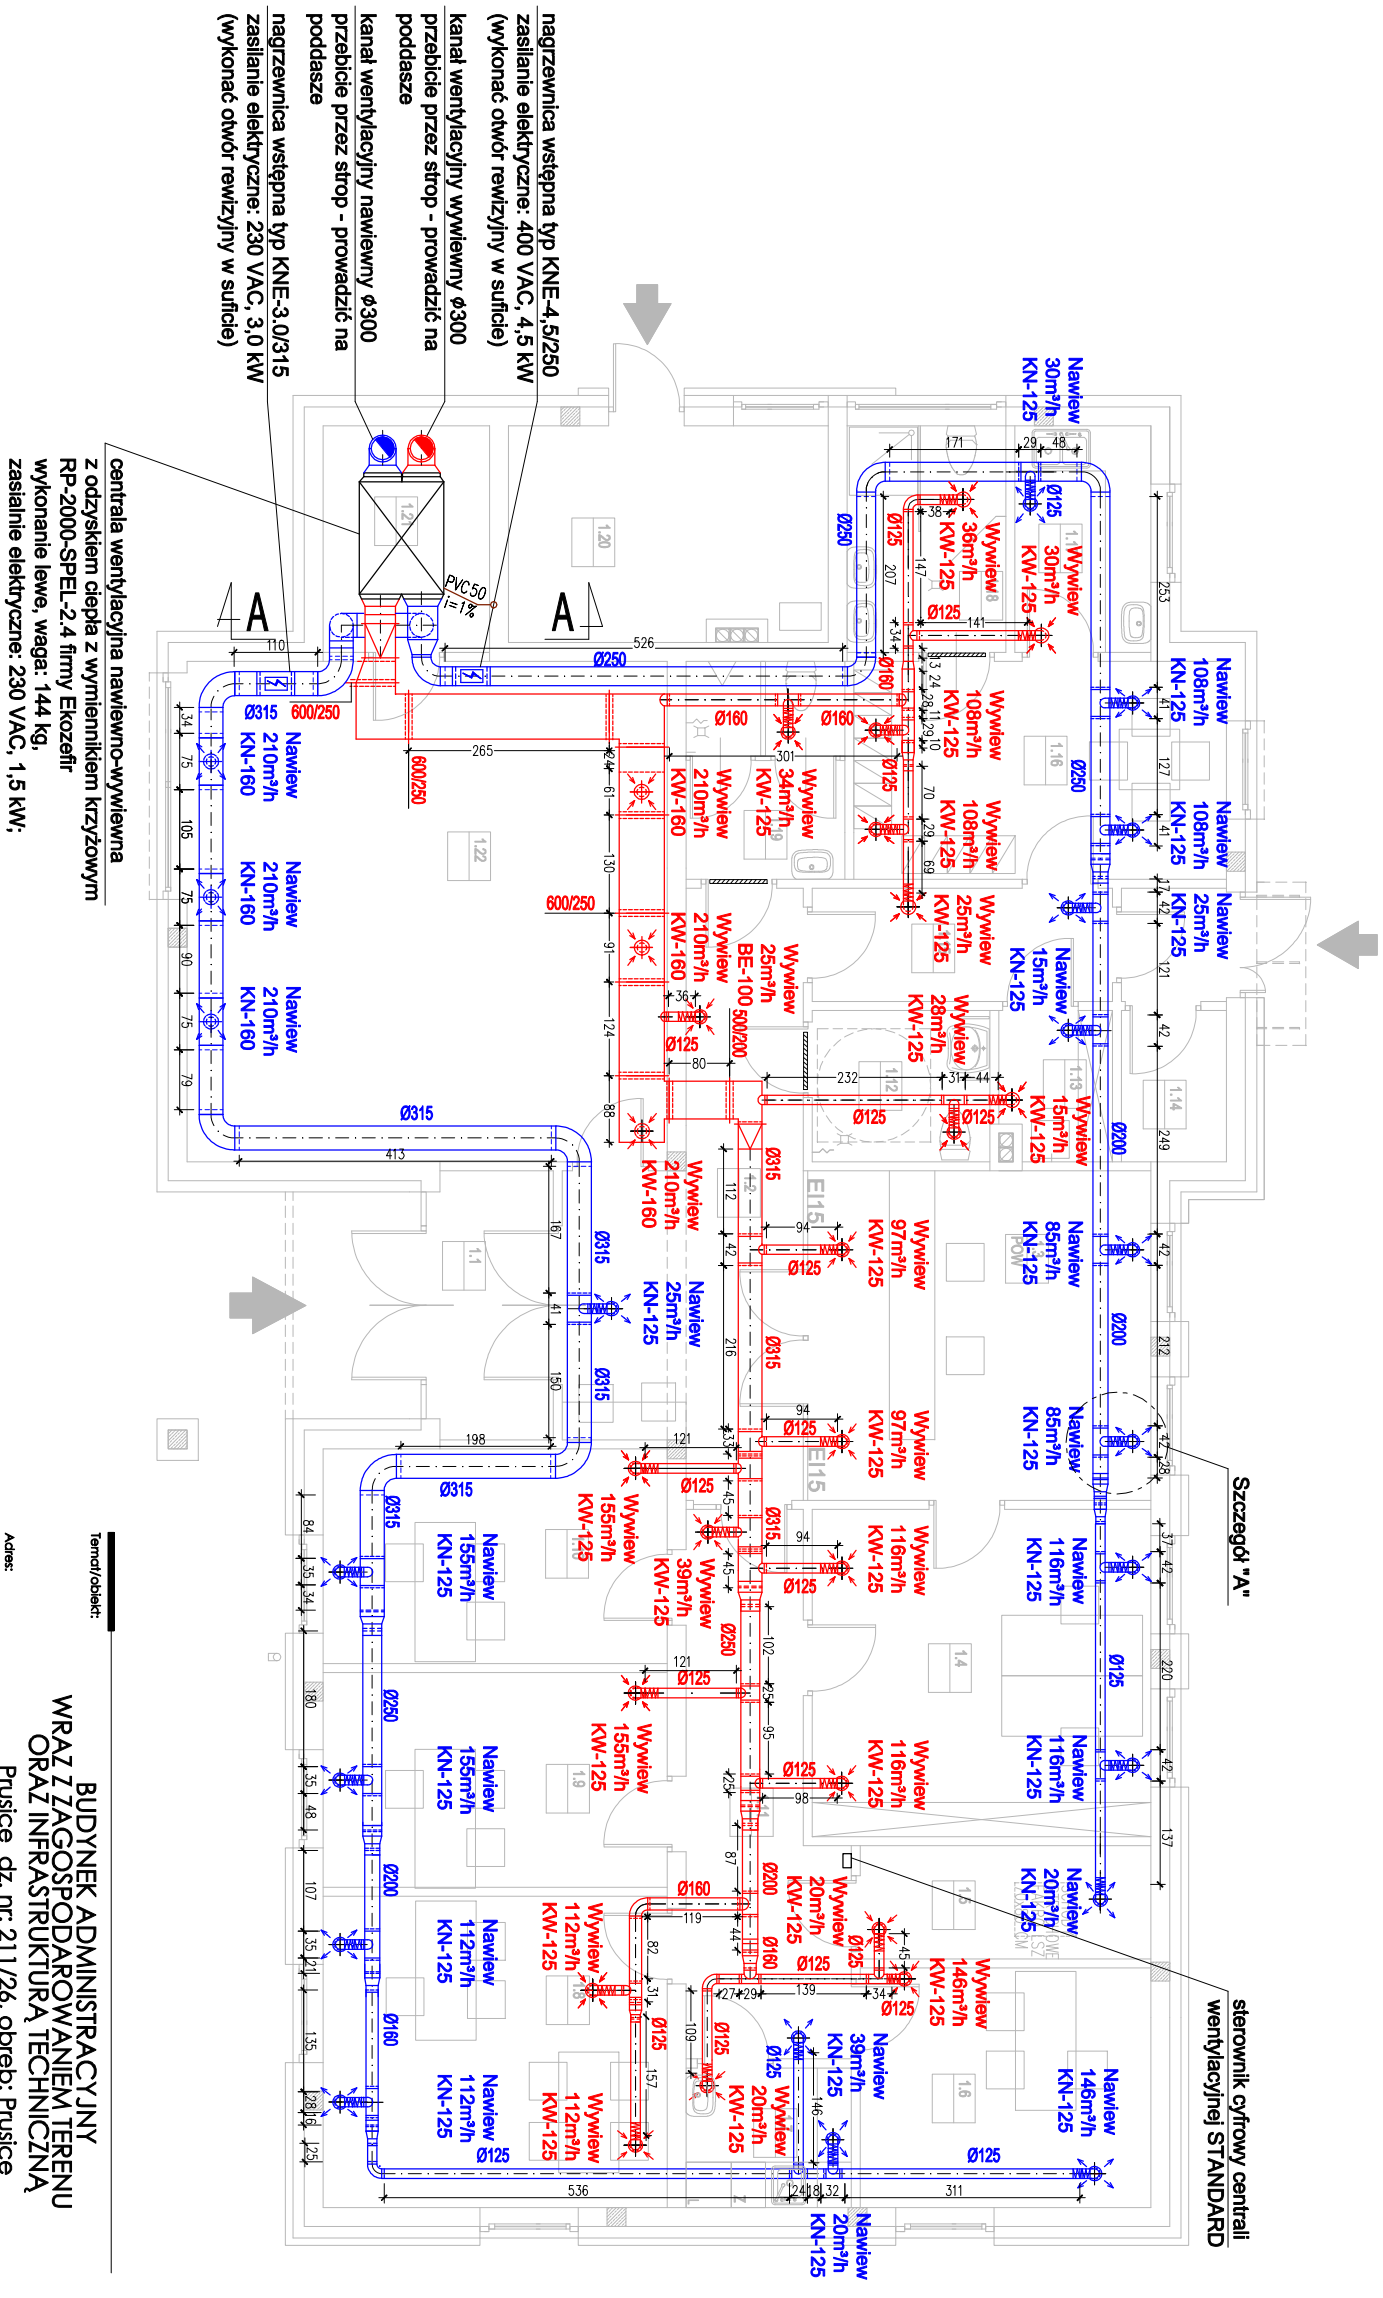



RZUT PODDASZA

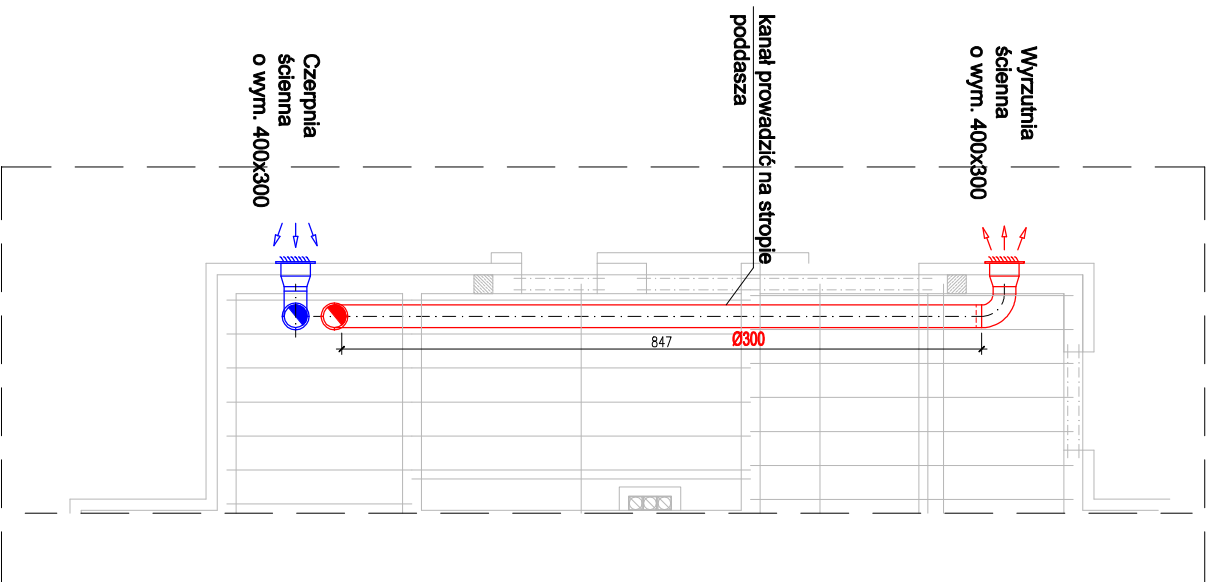

PRZEKRÓJ A - A skala:1:100

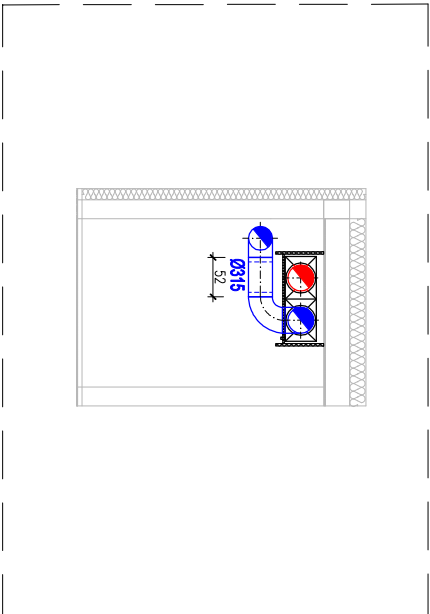

SZCZEGÓŁ "A" skala:1:25

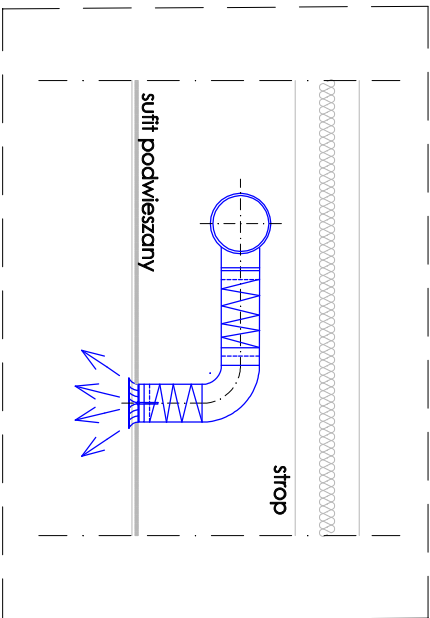

LEGENDA

- | | |
|---|---|
|  | centrala wentylacyjna nawiewno-wywiewna |
|  | kanal wentylacji nawiewnej typu "Spiro" |
|  | kanal wentylacji nawiewnej typu "Spiro" |
|  | kanal wentylacji nawiewnej typu elastycznego |
|  | kanal wentylacji nawiewnej typu elastycznego |
|  | nawiew samoczynny drzwi podcięte przy podłodze (min. 1,5 cm) lub kratka wentylacyjna w drzwiach o powierzchni ok. 120 cm ² |

BIURO BUDYNEK ADMINISTRACYJNY WRAZ Z ZAGOSPODAROWANIEM TERENU ORAZ INFRASTRUKTURĄ TECHNICZNĄ Puszcze dz. nr. 211/26, obręb: Puszcze				
Adres:				
Inwestor:				
ZWIĄZEK GMIN BYCHOWO Rynek 1 55-110 Puszcze				
Jednostka projektowa:				
DOMAR Budownictwo Architektura ul. Słomowa 30, 43-400 Ostrow Wielkopolski T. +48 62 301 35 30 F. +48 62 735 16 94 architektura@domar-ostrow.pl www.domar-ostrow.pl				
 Domar budownictwo architektura zespół projektowy: projektant: opracowanie: sprowadzający: imię i nazwisko: mgr inż. Mirosław Czwardon mgr inż. Grzegorz Czwardon - - numer uprawnień: UAN 7342-117/92 UAN 7342-117/92 - - specjalność: instalacyjno - inżynieria - - podpis: ----- ----- ----- -----				
Branża:				
S A N I T A R N A				
Etap: PROJEKT WYKONAWCZY				
Temat rysunku:				
RZUT PRZYZIEMIA - INSTALACJA WENTYLACJI MECHANICZNEJ				
Dane rysunku:				
format:	data:	skala:	numer rysunku:	rewizja:
A2XD297	lutry 2014	1:100	S-8	-
luty 2014				
numer strony:	26			