


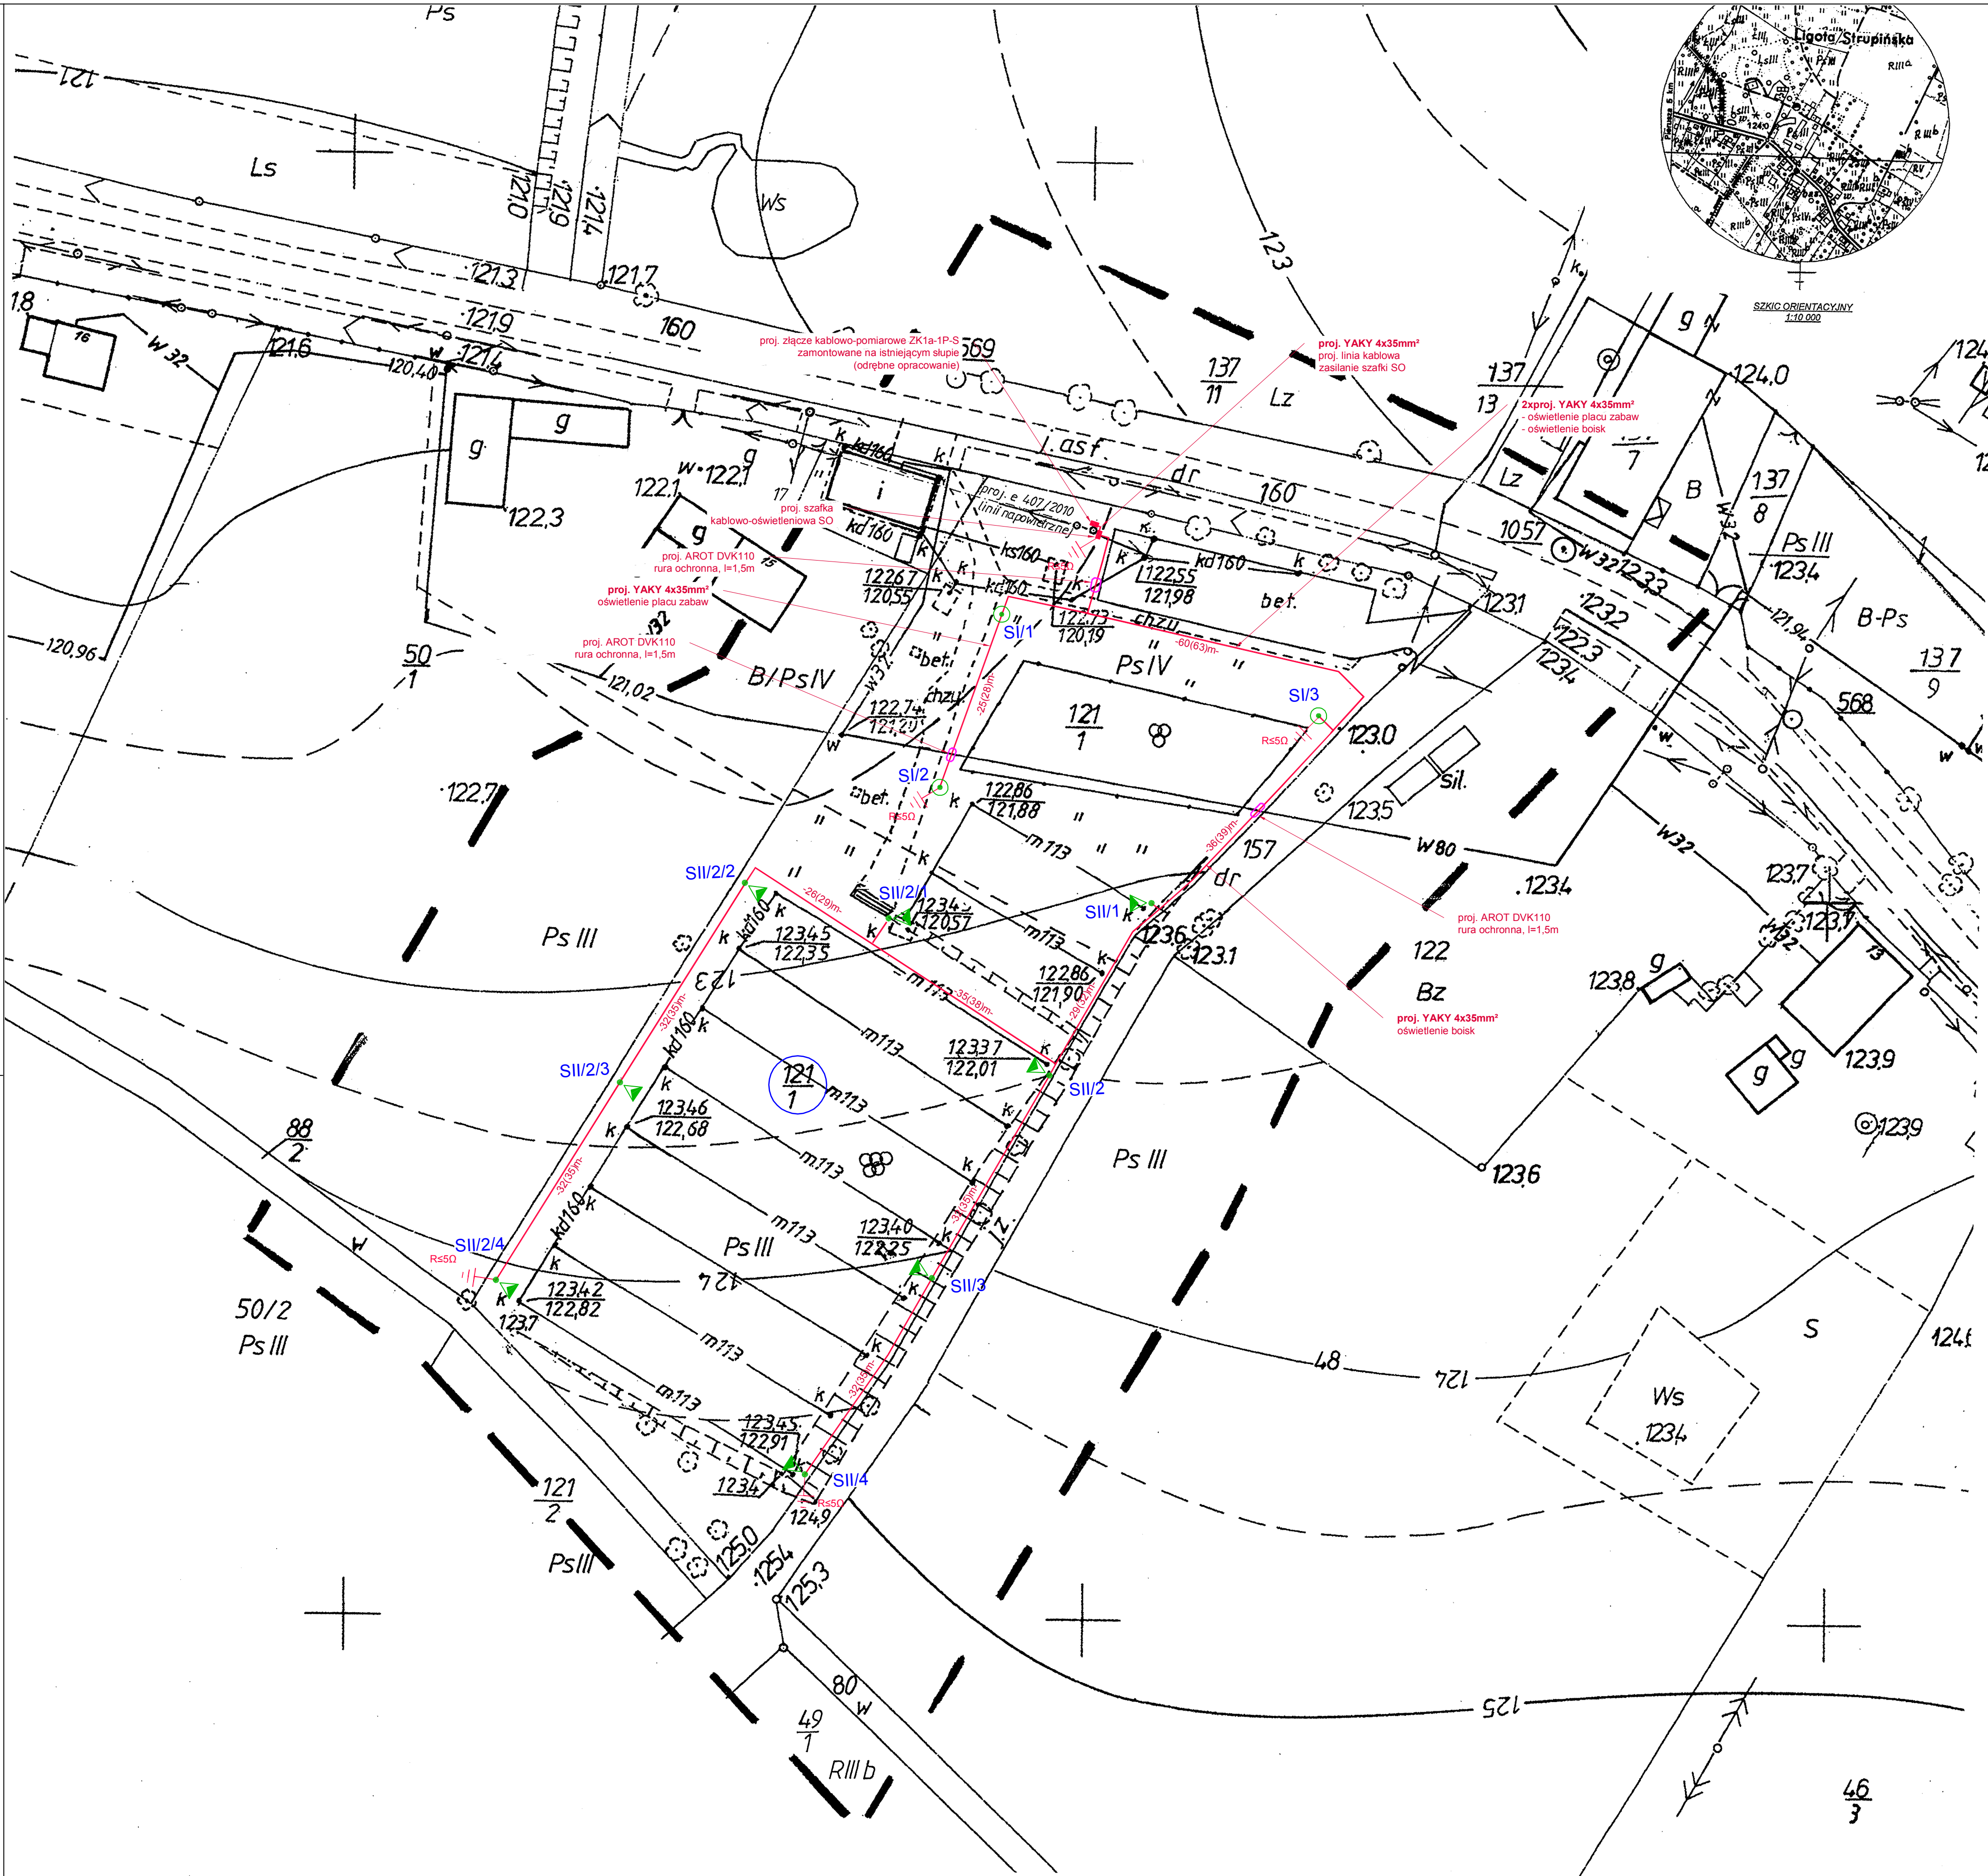

- LEGENDA:**
- proj. oprawa halogenowa asymetryczna 400W montowana na słupie 10m
 - projektowany słup wys. 4m z oprawą parkową 70W
 - projektowana linia kablowa oświetleniowa
 - projektowana rura ochrona DVK/SRS
 - projektowany uziom pionowy typu GALMAR, R≤5Ω
- UWAGA:
ROZMIESZCZENIA OPRAW DOKONANO
NA PODSTAWIE WYTYCZNYCH INWESTORA

Woj. dolnośląskie Powiat: trzebnicki Jednostka ewidencyjna: 022002_5.Prusice Obręb: 022002_5.0015 Ligota Strupińska	MAPA DO CELÓW PROJEKTOWYCH SKALA: 1:500 Wykonana na podstawie mapy zasadniczej (sył.-wys.) Granice nieruchomości przyjęto wg operatu ewidencyjnego gruntów i budynków Nr sekcji: 453.111.113, 161 -powiększenie Pozycyjny układ państwowy „1965” Wysokościowy układ odniesienia- Kronsztadt 60	Aktualizację mapy w miesiącu styczeń 2013 r wykonał: Robert Michalski, świadectwo17322 GEODETA UPRAWNIENY Robert Michalski ŚWIADCTWO 17322 DZ. 11358/2012 KERG:1945-89/2012	Nazwa podmiotu HORYZONT USŁUGI GEODEZYJNE I KARTOGRAFICZNE Robert Michalski Masłowo, ul. Działkowa 7 63-900 Rawicz, tel. (065) 546 31 85 REGON 411013042, NIP 699-131-54-97 (Pieczęćka firmy)
NINIEJSZA MAPA W PASIE OZNACZONYM PRZERYWANĄ LINIĄ MOŻE SŁUżyć DO OPRACOWANIA PROJEKTÓW TECHNICZNYCH UZGADNIANYCH PRZEZ ZUDP			

STAROSTA TRZEBNICKI
Powiatowy Ośrodek Dokumentacji
Geodezyjnej i Kartograficznej
W obszarze oznaczonym linią przerywaną (grubą)
dokonano aktualizacji treści mapy zasadniczej
Dokumenty z pominięciem uzupełniającego przyjęto
do zasobu powiatowego w dniu 14.02.2013
i zezwoleniowo nr 14.02.2013
Niniejsza mapa może służyć do celów projektowych.
Projektowane obiekty budowlane wymagające
pozwolenia na budowę podlegają wyłączeniu
i inwentaryzacji powykonawczej przed oddaniem do użytku
uprawnione do wykonywania prac geodezyjnych i kartograficznych
Trzebnicki, 02.02.2013
(data) (miejscowość) (imię i nazwisko)
Robert Michalski
Geodeta uprawniony do wykonywania prac geodezyjnych i kartograficznych

robo tech projektów		ROBOTECH Robert Jamroz Ul. Piłsudskiego 5, 63-900 Rawicz tel./fax /0 65/ 546 31 74, e-mail: kontakt@robotech.pl NIP 699-120-91-86	
temat:	BUDOWA OŚWIETLANIA ZEWNĘTRZNEGO W MIEJSCOWOŚCI LIGOTA STRUPIŃSKA		
adres obiektu:	Ligota Strupińska, gm. Prusice	inwestor:	Gmina Prusice
rysunek:	Projekt zagospodarowania terenu	branża:	ELEKTRYCZNA
stadium:	PROJEKT BUDOWLANY	data:	marzec 2013
projektant:	Robert Jamroz	nr uprawnień:	WKP/0146/POE/08
sprawdzający:	Stanisław Sowiński	skala:	1:500
opracował:	Wojciech Nakoneczny		