


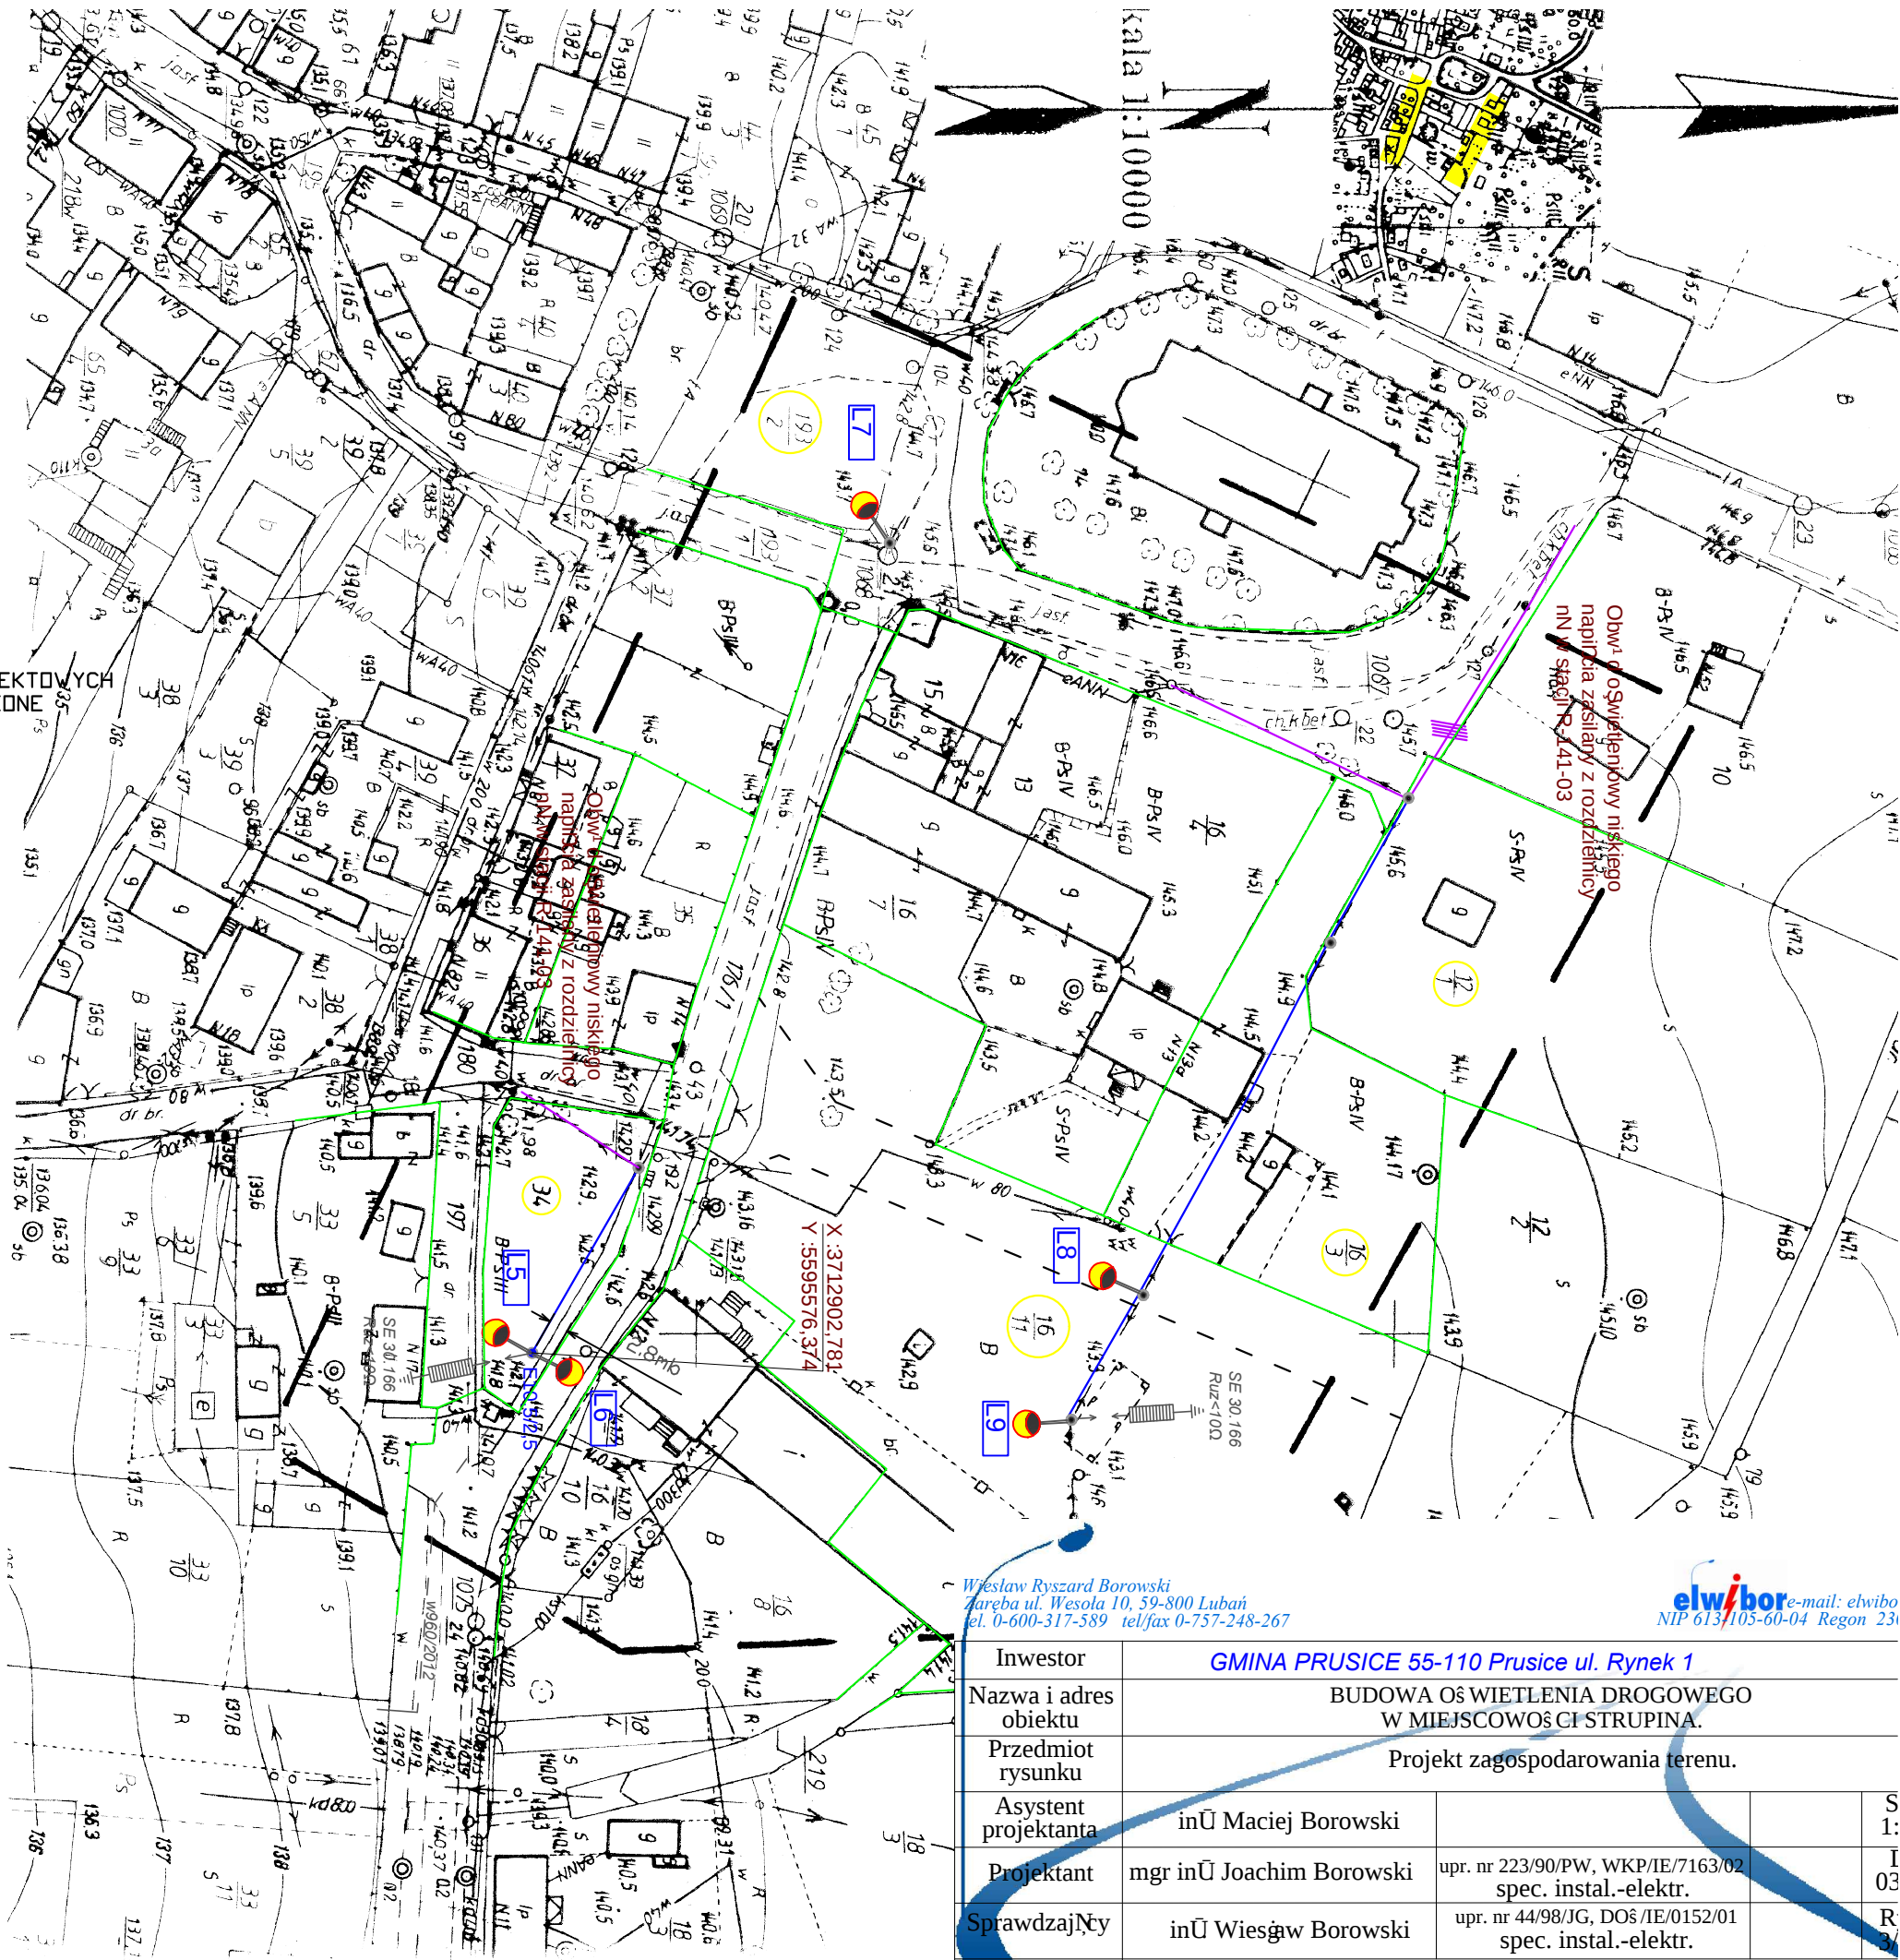

**STAROSTA TRZEBNICKI**  
**Geodety i Kartografowie**  
W obszarze oznaczonym linią przerywaną (grubą) dokonano aktualizacji treści mapy zasadniczej. Dokumenty z pomiaru uzupełniono 1999/12/2012 do zasobu powiatowego w dniu 1995-16/2012. **Mającą moc może służyć do celów projektowych.** Projektowane obiekty budowlane wymagające pozwolenia na budowę podlegają wyłączeniu i inwestarzowi, powołując się na przepis art. 173 § 1 pkt 2, 3, 4, 99, 100. **Legenda:** 1. Granice działek 2. Numery działek 3. Projektowany przewód AsXSn 2x35 mm² 4. Zakres opracowania 5. Istniejąca sieć napowietrzna niskiego napięcia wykonana przewodem AL 6. Istniejąca oprawa oświetleniowa 7. Oznaczenie stupa oświetleniowego 8. Istniejący stupa niskiego napięcia 9. Projektowany stupa niskiego napięcia typu E10,5/2,5 10. Projektowane odgromniki SE30.166

UZUPEŁNIŁO MAPĘ DO CELÓW PROJEKTOWYCH  
O AKTUALNE INFORMACJE UDDOSTĘPNIŁO  
W ZUDP DZ 1896/2013

| LEGENDA |                                                                      |
|---------|----------------------------------------------------------------------|
|         | Granice działek                                                      |
|         | Numery działek                                                       |
|         | Projektowany przewód AsXSn 2x35 mm²                                  |
|         | Zakres opracowania                                                   |
|         | Istniejąca sieć napowietrzna niskiego napięcia wykonana przewodem AL |
|         | Istniejąca oprawa oświetleniowa                                      |
|         | Oznaczenie stupa oświetleniowego                                     |
|         | Istniejący stupa niskiego napięcia                                   |
|         | Projektowany stupa niskiego napięcia typu E10,5/2,5                  |
|         | Projektowane odgromniki SE30.166                                     |

## MAPA DO CELÓW PROJEKTOWYCH

SKALA 1: 1000

Województwo: dolnośląskie  
Powiat: trzebnicki

Jednostka ewidencyjna : 022002\_5

Prusice

Obwód: 022002\_5.0022

Strupina

Wykonana na podstawie mapy zasadniczej.  
Granice nieruchomości przyjęto wg operatu ewidencji  
gruntów i budynków

Nr sekcji : 453.111.211.212 (montaż)

Poziomy układ państwowy „1965”  
Wysokościowy układ odniesienia - Kronsztadt 60

Aktualizację mapy w miesiącu:  
listopad 2012r.

Wykonał:  
(imię i nazwisko)  
początek  
nr upr. zawodowych)  
**GEODETA UPRAWNIENY**  
mgr inż. Bogdan Maciurcz  
upr. nr 13966

DZ:9155/2012

(Pieczęć firmy)

**"ARGE O" Spółka Cywilna**  
55-140 Zmigród, ul. Poznańska 2  
tel. 71/ 385 39 10, fax 71/ 385 40 60  
kom. 602 763 809, 604 190 892  
e-mail: boma@wp.pl

NINIEJSZA MAPA W PASIE OZNACZONYM PRZERZYWANĄ LINIĄ MOŻE SŁUżyć DO OPRACOWANIA PROJEKTÓW TECHNICZNYCH UZGADNIANYCH PRZEZ ZUDP

**elwibor** e-mail: elwibo  
NIP 613/105-60-04 Regon 23

Wiesław Ryszard Borowski  
Jareba ul. Wesola 10, 59-800 Lubań  
tel. 0-600-317-589 tel/fax 0-757-248-267

|                       |                                                       |                                                         |      |
|-----------------------|-------------------------------------------------------|---------------------------------------------------------|------|
| Inwestor              | <b>GMINA PRUSICE 55-110 Prusice ul. Rynek 1</b>       |                                                         |      |
| Nazwa i adres obiektu | BUDOWA OŚWIETLENIA DROGOWEGO W MIEJSCOWOŚCI STRUPINA. |                                                         |      |
| Przedmiot rysunku     | Projekt zagospodarowania terenu.                      |                                                         |      |
| Asystent projektanta  | inż Maciej Borowski                                   |                                                         | S 1: |
| Projektant            | mgr inż Joachim Borowski                              | upr. nr 223/90/PW, WKP/IE/7163/02 spec. instal.-elektr. | I 03 |
| Sprawdzający          | inż Wiesław Borowski                                  | upr. nr 44/98/JG, DOŚ/IE/0152/01 spec. instal.-elektr.  | R 3  |