


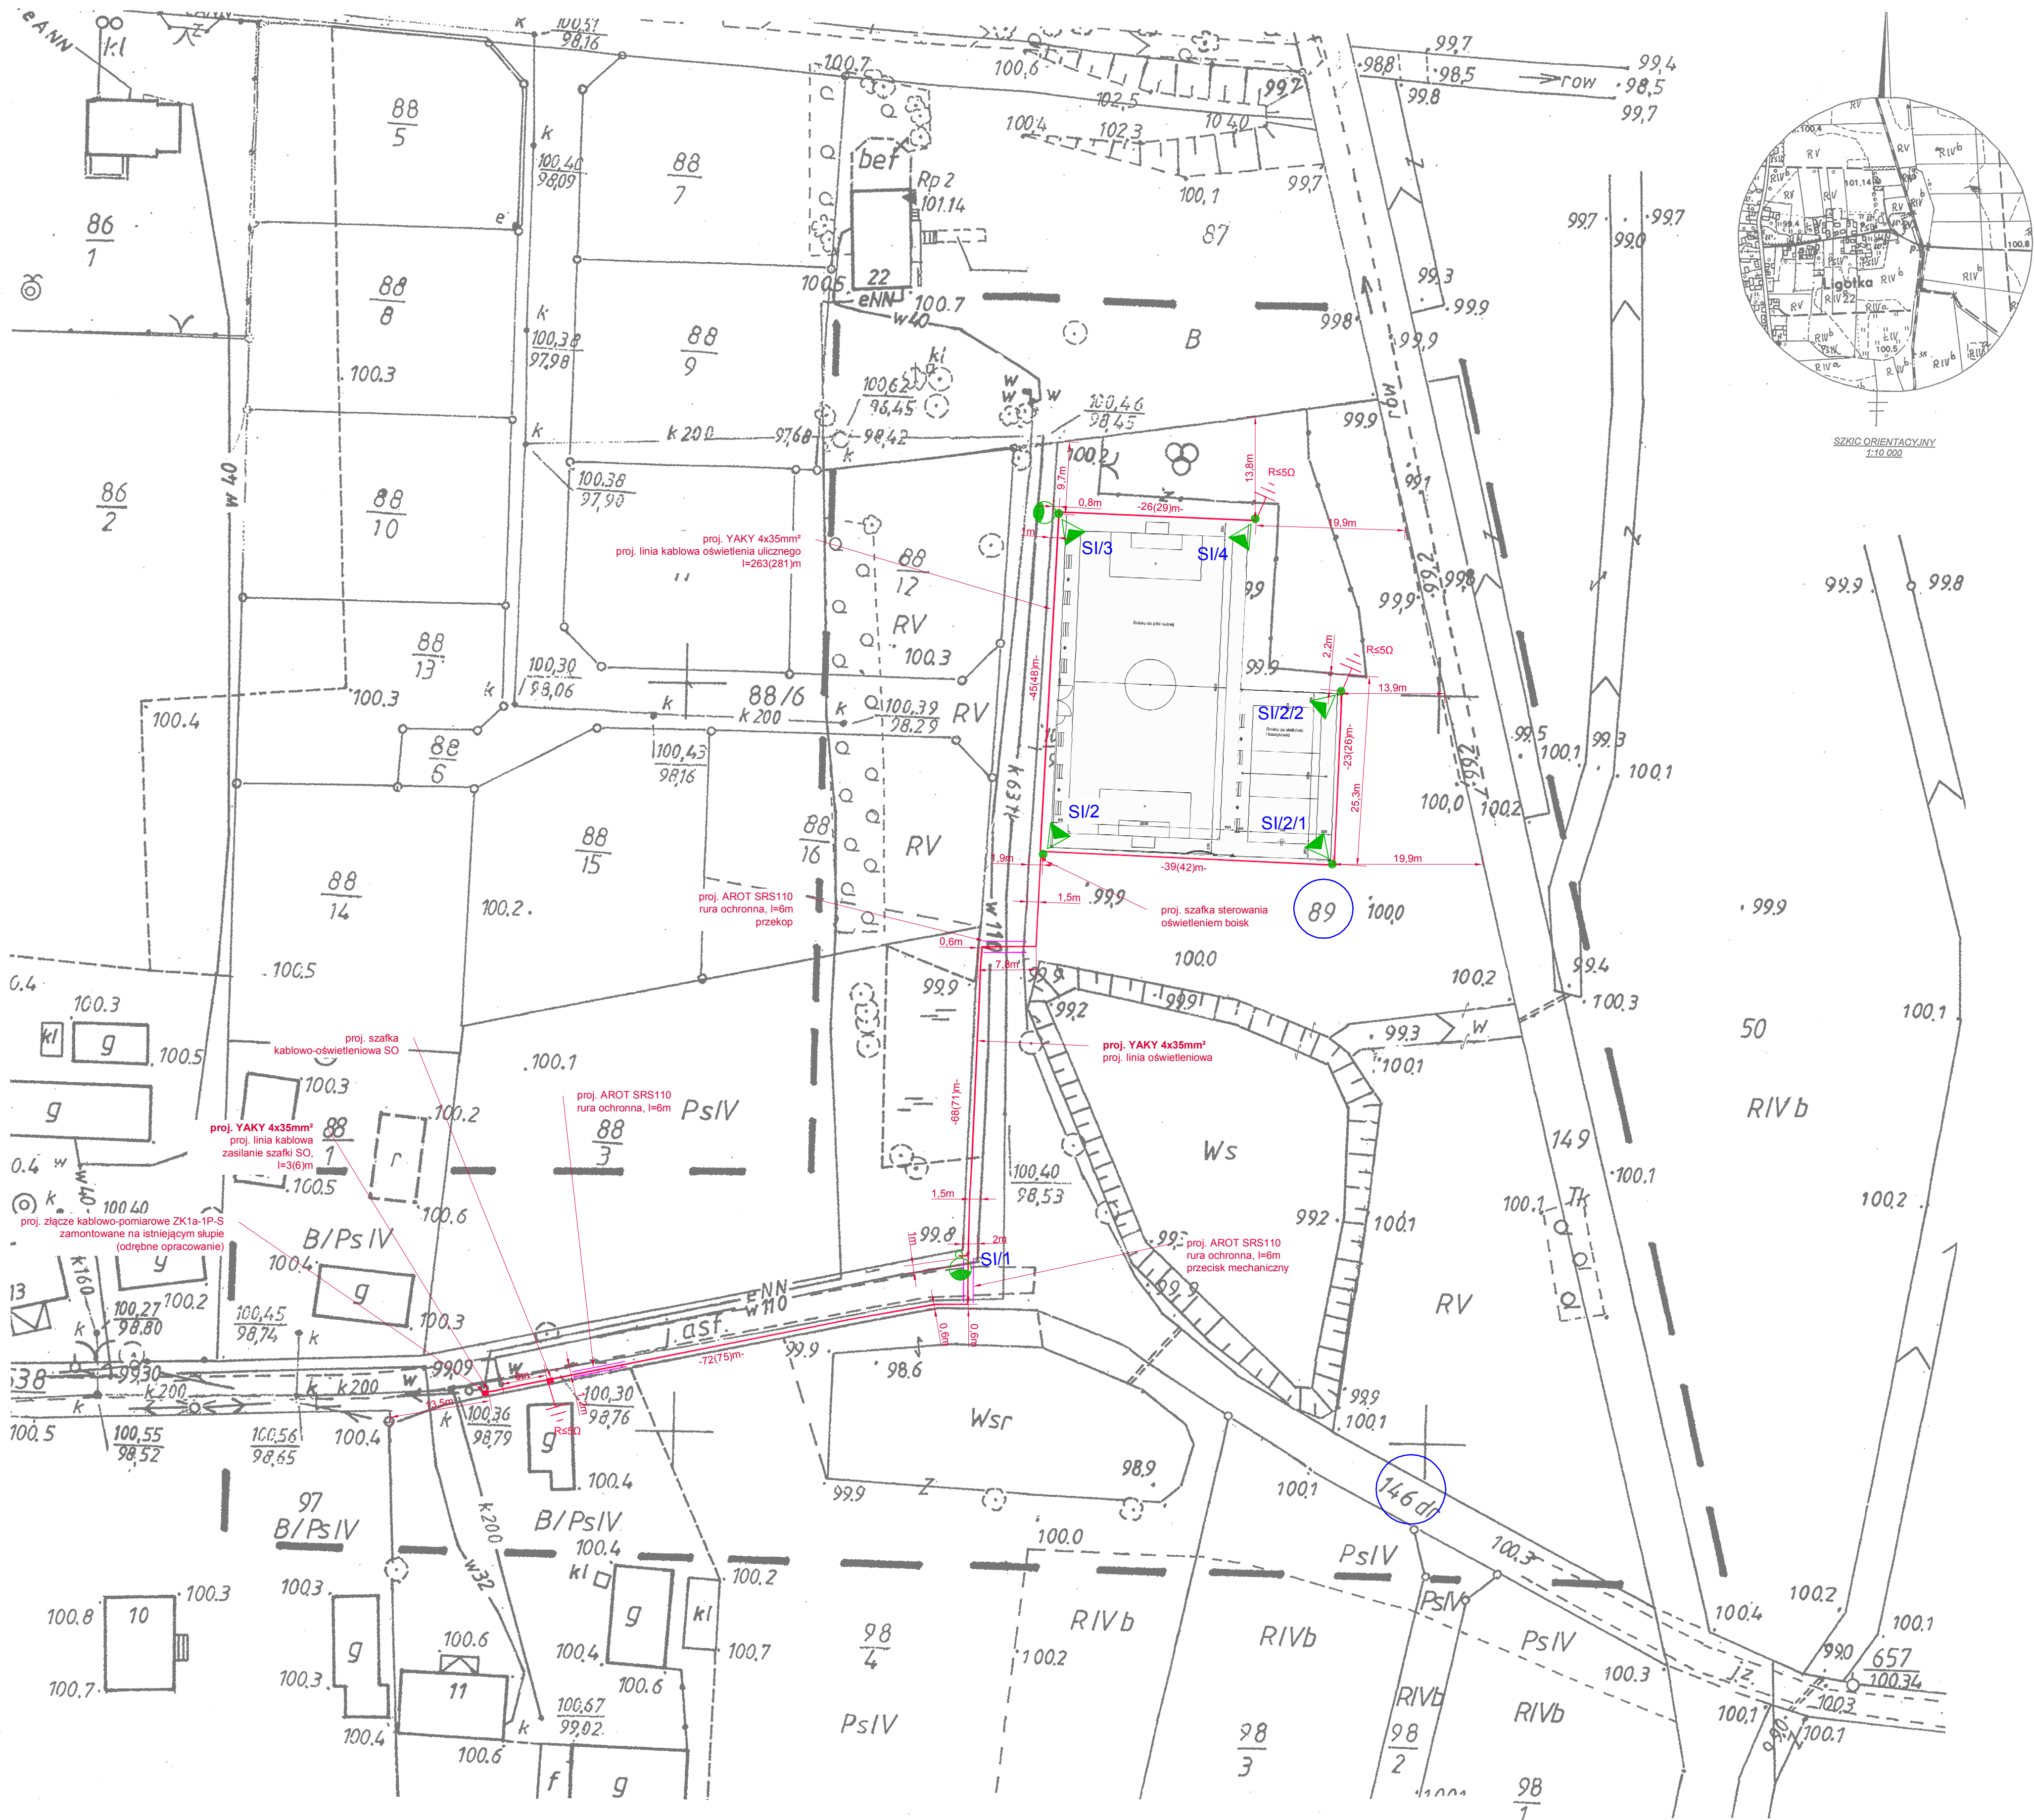

- LEGENDA:**
- projektowany słup stalowy 10m z oprawą uliczną ze źródłem sodowym 150W, montaż bez wysięgnika oraz z oprawą halogenową asymetryczną 400W
 - projektowany słup stalowy 10m z oprawą halogenową asymetryczną 400W
 - projektowany słup stalowy 9m z oprawą uliczną ze źródłem sodowym 150W, montaż na wysięgniku 0,5m,
 - projektowana linia kablowa oświetleniowa
 - projektowana rura ochrona DVK/SRS
 - projektowany uziom pionowy typu GALMAR, R≤5Ω

UWAGA:
ROZMIESZCZENIA OPRAW DOKONANO
NA PODSTAWIE WYTYCZNYCH INWESTORA

Woj. dolnośląskie Powiat: trzebnicki Jednostka ewidencyjna: 022002_5.Prusice Obręb: 022002_5.0014 Ligotka	MAPA DO CELÓW PROJEKTOWYCH SKALA: 1:500 Wykonana na podstawie mapy zasadniczej (synt.-wys.) Granice nieruchomości przyjęto wg operatu ewidencji gruntów i budynków Nr sekcji: 453.112.181-powiększenie Poziomy układ państwowy „1965” Wysokościowy układ odniesienia- Kronsztadt 60	Aktualizację mapy w miesiącu styczeń 2013 r wykonał: Robert Michalski, świadectwo17322 GEODETA UPRAWNIONY Robert Michalski ŚWIADCTWO 17322 DZ. 11369/2012 KERG:1946-29/2012	Nazwa podmiotu HORYZONT USŁUGI GEODEZYJNE I KARTOGRAFICZNE Robert Michalski Masłowo, ul. Działkowa 7 63-800 Rawicz, tel. (065) 546 13 85 REGON 411013842, NIP 699-131-64-97 (Pieczęć firmy)
NINIEJSZA MAPA W PASIE OZNACZONYM PRZERYWANĄ LINIĄ MOŻE SŁUżyć DO OPRAWOWANIA PROJEKTÓW TECHNICZNYCH UZGADNIANYCH PRZEZ ZUDP			

STAROSTA TRZEBNICKI
Powiatowy Ośrodek Dokumentacji
Geodezyjnej i Kartograficznej
W obszarze oznaczonym linią przerywaną (gruba)
dokonano aktualizacji treści mapy zasadniczej.
Dokumenty z pomiaru uzupełniającego z dnia 14.07.2013
do załącznika powiatowego nr 14.07.2013
i załącznika powiatowego nr 14.07.2013
Higienizacja mapy może służyć do celów projektowych.
Projektowane obiekty budowlane wymagają
pozwolenia na wykop, wykopów, wykopów
i inwestycji powiatowych, a także
uprawnienia do wykonywania prac geodezyjnych
i kartograficznych.
Trzebnica, 14.07.2013
Kartograficzny Ośrodek Dokumentacji
Dokumentacji Geodezyjnej i Kartograficznej

		ROBOTECH Robert Jamroz Ul. Piłsudskiego 5, 63-900 Rawicz tel./fax /0 65/ 546 31 74, e-mail: kontakt@robotech.pl NIP 699-120-91-86	
temat:	BUDOWA OŚWIEPLENIA ULICZNEGO W MIEJSCOWOŚCI LIGOTKA	inwestor:	Gmina Prusice
adres obiektu:	Ligotka, gm. Prusice dz. nr 89, 146	branża:	ELEKTRYCZNA
rysunek:	Projekt zagospodarowania terenu	nr rys.:	1
stadium:	PROJEKT BUDOWLANY	data:	marzec 2013
projektant:	Robert Jamroz	nr uprawnień:	WKPI/0146/POE/08
sprawdzający:	Stanisław Sowiński	skala:	1:500
opracował:	Wojciech Nakoneczny	podpis:	